



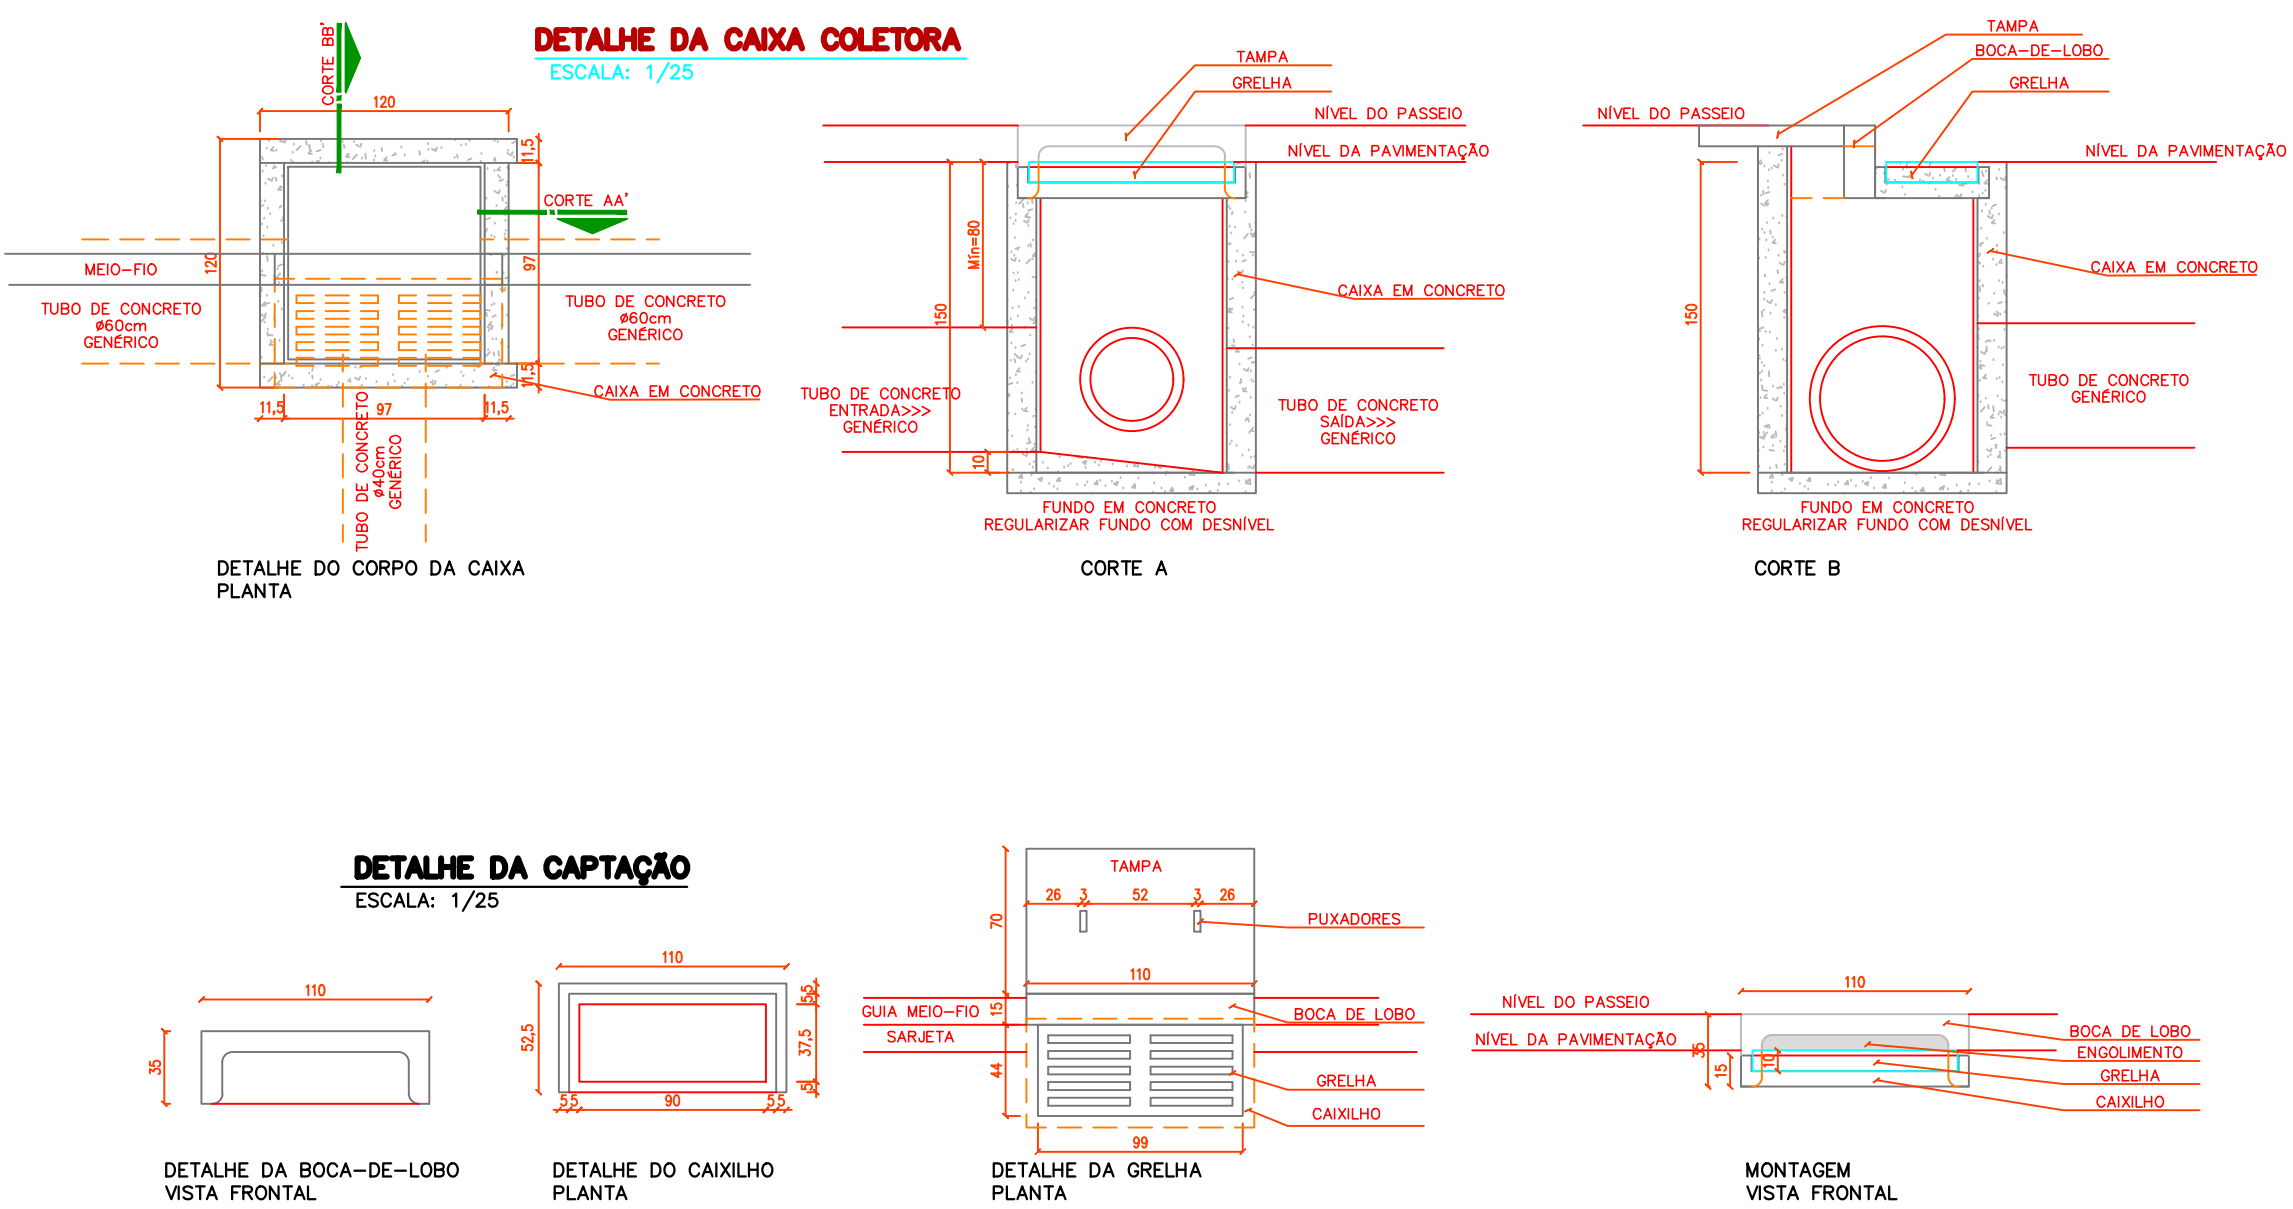

PLANTA DE DRENAGEM
ESCALA: 1/500

LEGENDA PAVIMENTAÇÃO	
	BOCA-DE-LOBO 1,20 x 1,20 m
	BOCA-DE-LOBO 1,20 x 1,50 m
	DISSIPADOR DE ENERGIA 1,30x0,75 m
	CAIXA DE LIGAÇÃO
	TUBO BSTC Ø0,40m
	TUBO BSTC Ø0,60m
	TUBO BSTC Ø0,80m
	TUBO BSTC Ø1,00m
	TUBULAÇÃO EXISTENTE
	DIVISOR DE ÁGUA ESTIMADO PARA ÁREAS DE CONTRIBUIÇÃO

TABELA DE RESUMOS DAS RUAS				
RUAS	BOCA-DE-LOBO		CAIXA DE LIGAÇÃO	TUBO Ø0,60m
	1,20x1,20	1,20x1,50		
RUA 01	02	—	01	109,00
RUA 02	—	—	—	150,10
RUA ENG. SAPORSKI	01	—	—	21,00
TOTAL	03	—	—	280,10 m

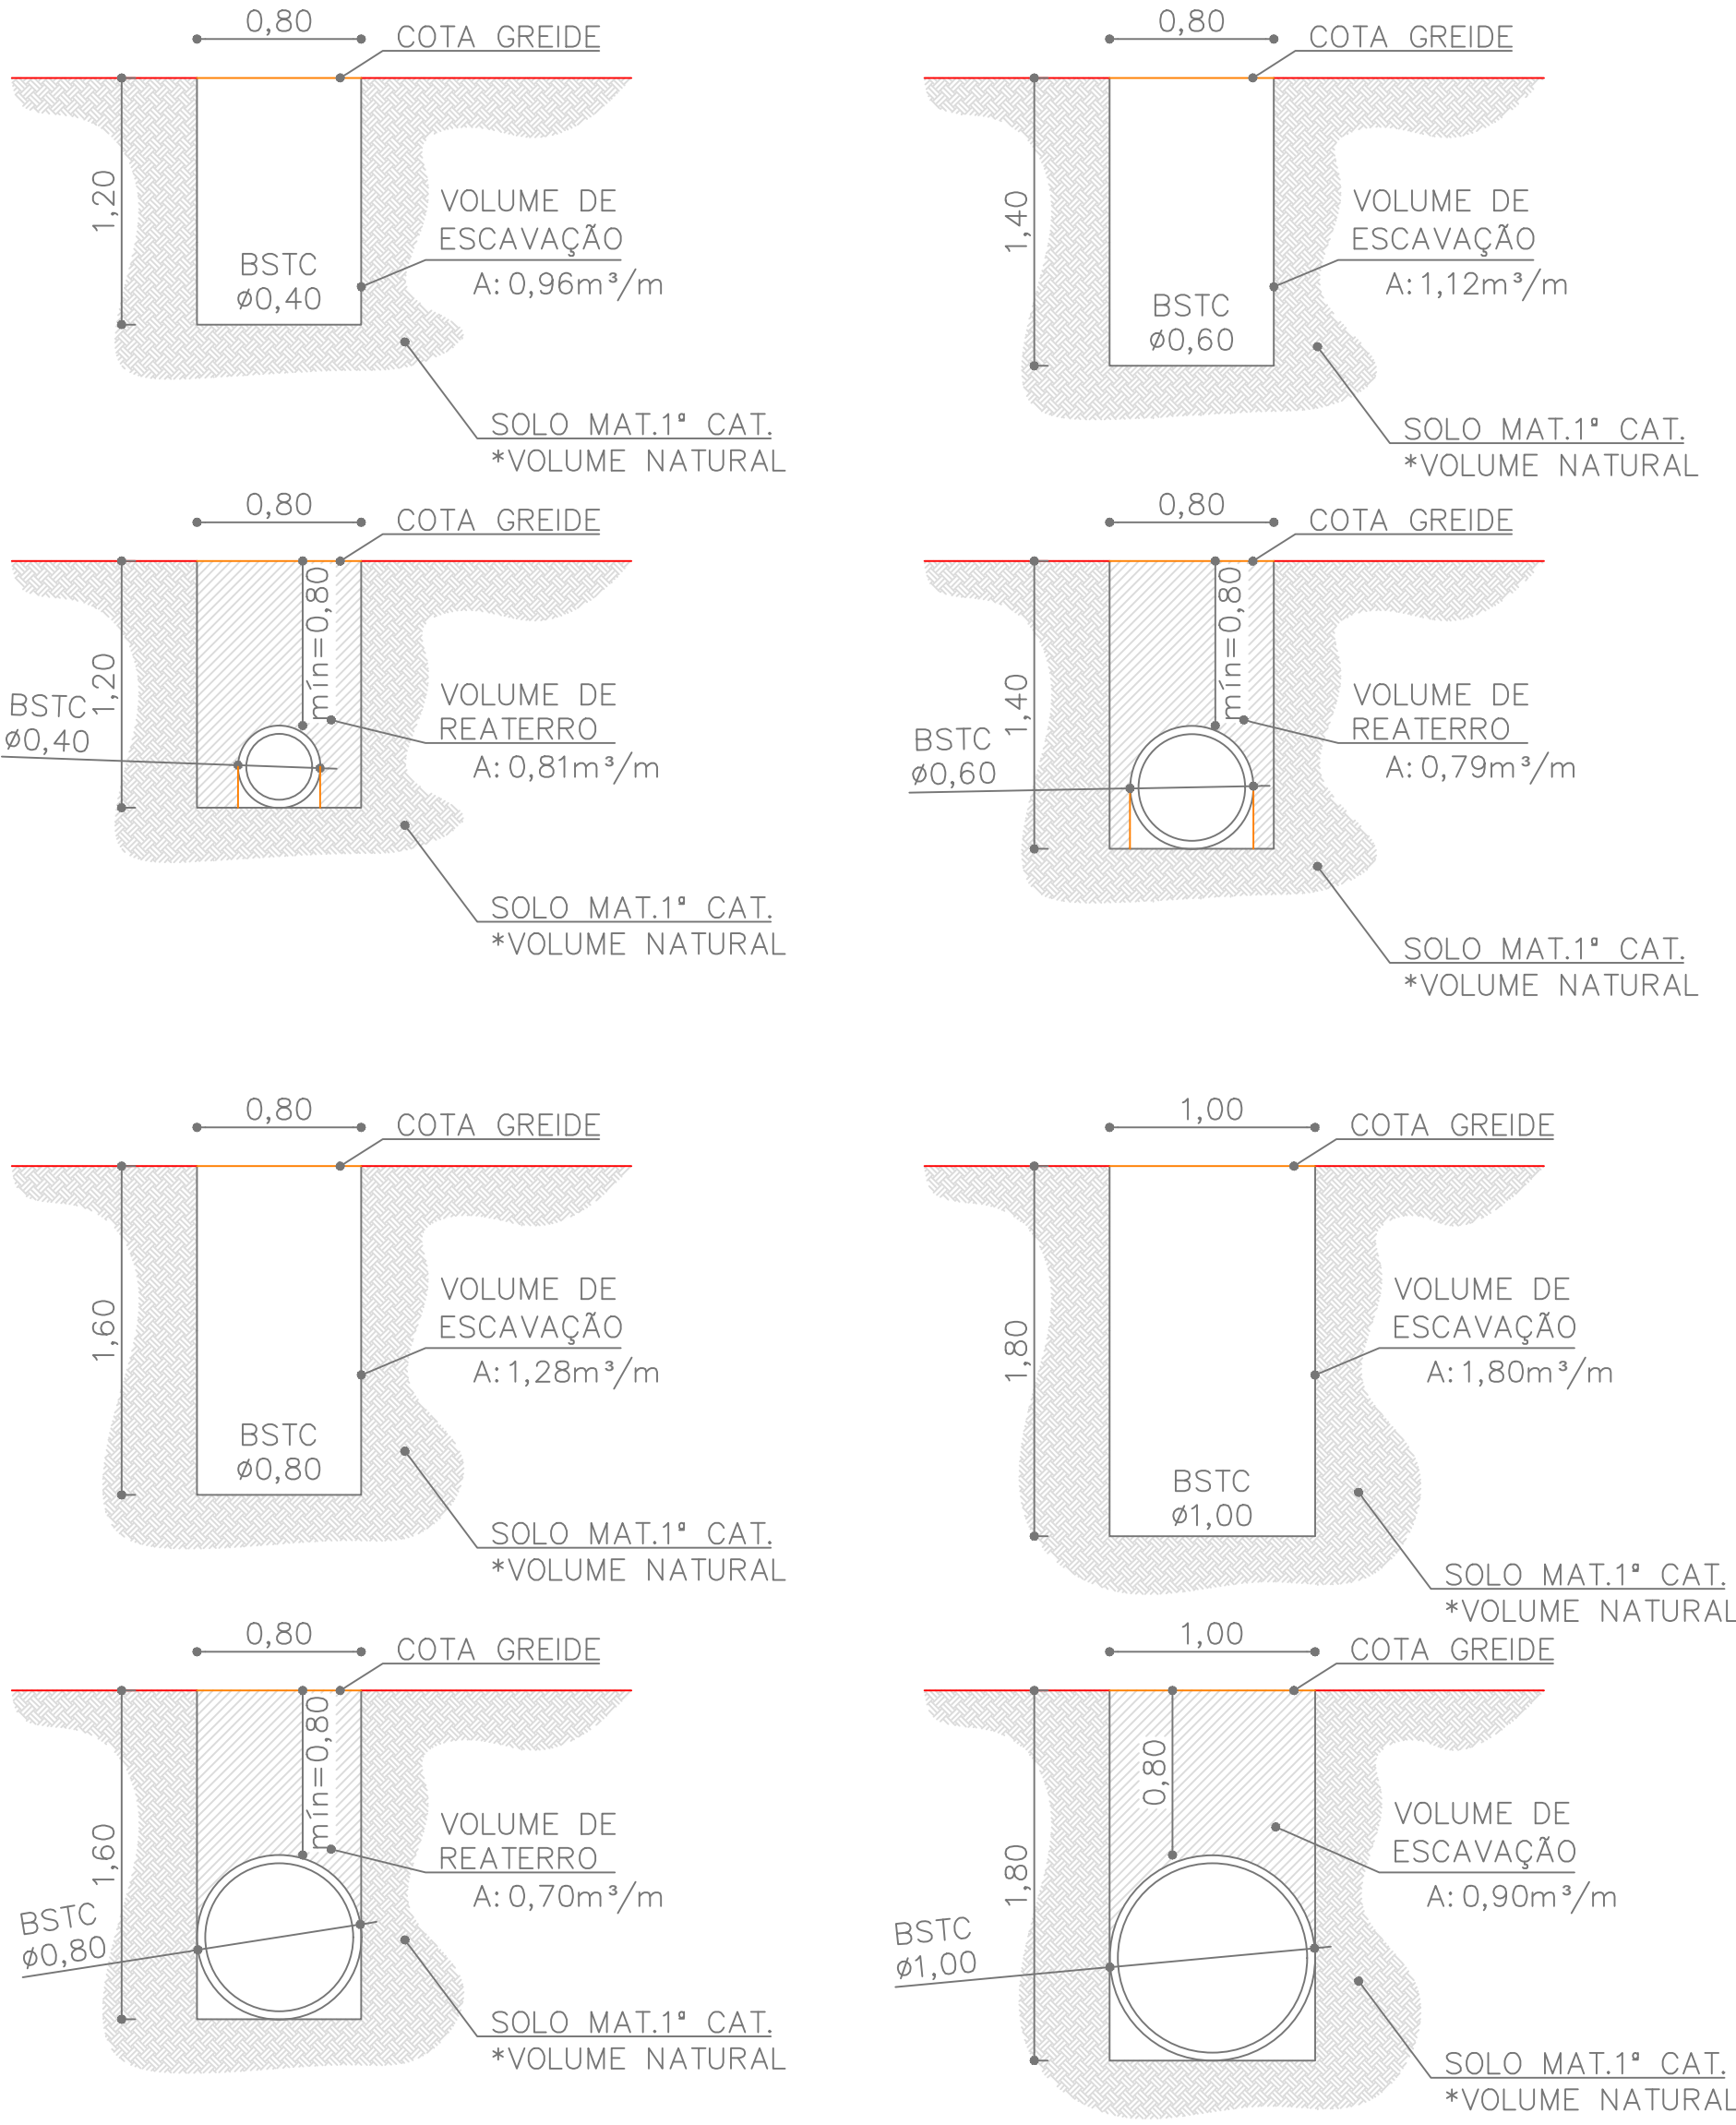

CONTRATO: convênio nº 00.00.0000.0000

ART: —

PAVIMENTAÇÃO

RESPONSÁVEL TÉCNICO: PROPRIETÁRIO:

JULIANE MACHADO RUARO KUHN

ENGENHEIRA CIVIL

CREA-PR 83329/0

PREFEITURA MUNICIPAL DE IVAÍ

ODR: PAVIMENTAÇÃO ASFÁLTICA

LOCAL: TRAVESSA VEREADOR VALDECI DALZOTO

REF: PLANTA BAIXA DRENAGEM, PERIFÉRIAS TRANSVERSAIS, TABELAS E DETALHES

FOLHA:

DATA: MARÇO/2022

ARQUIVO: —

ESCALA: —

UNIDADE: METRO

DESENHO: EGSIANE ZUBACZ

03/03

PREFEITURA MUNICIPAL DE IVAÍ

60 100 x 100 mm